


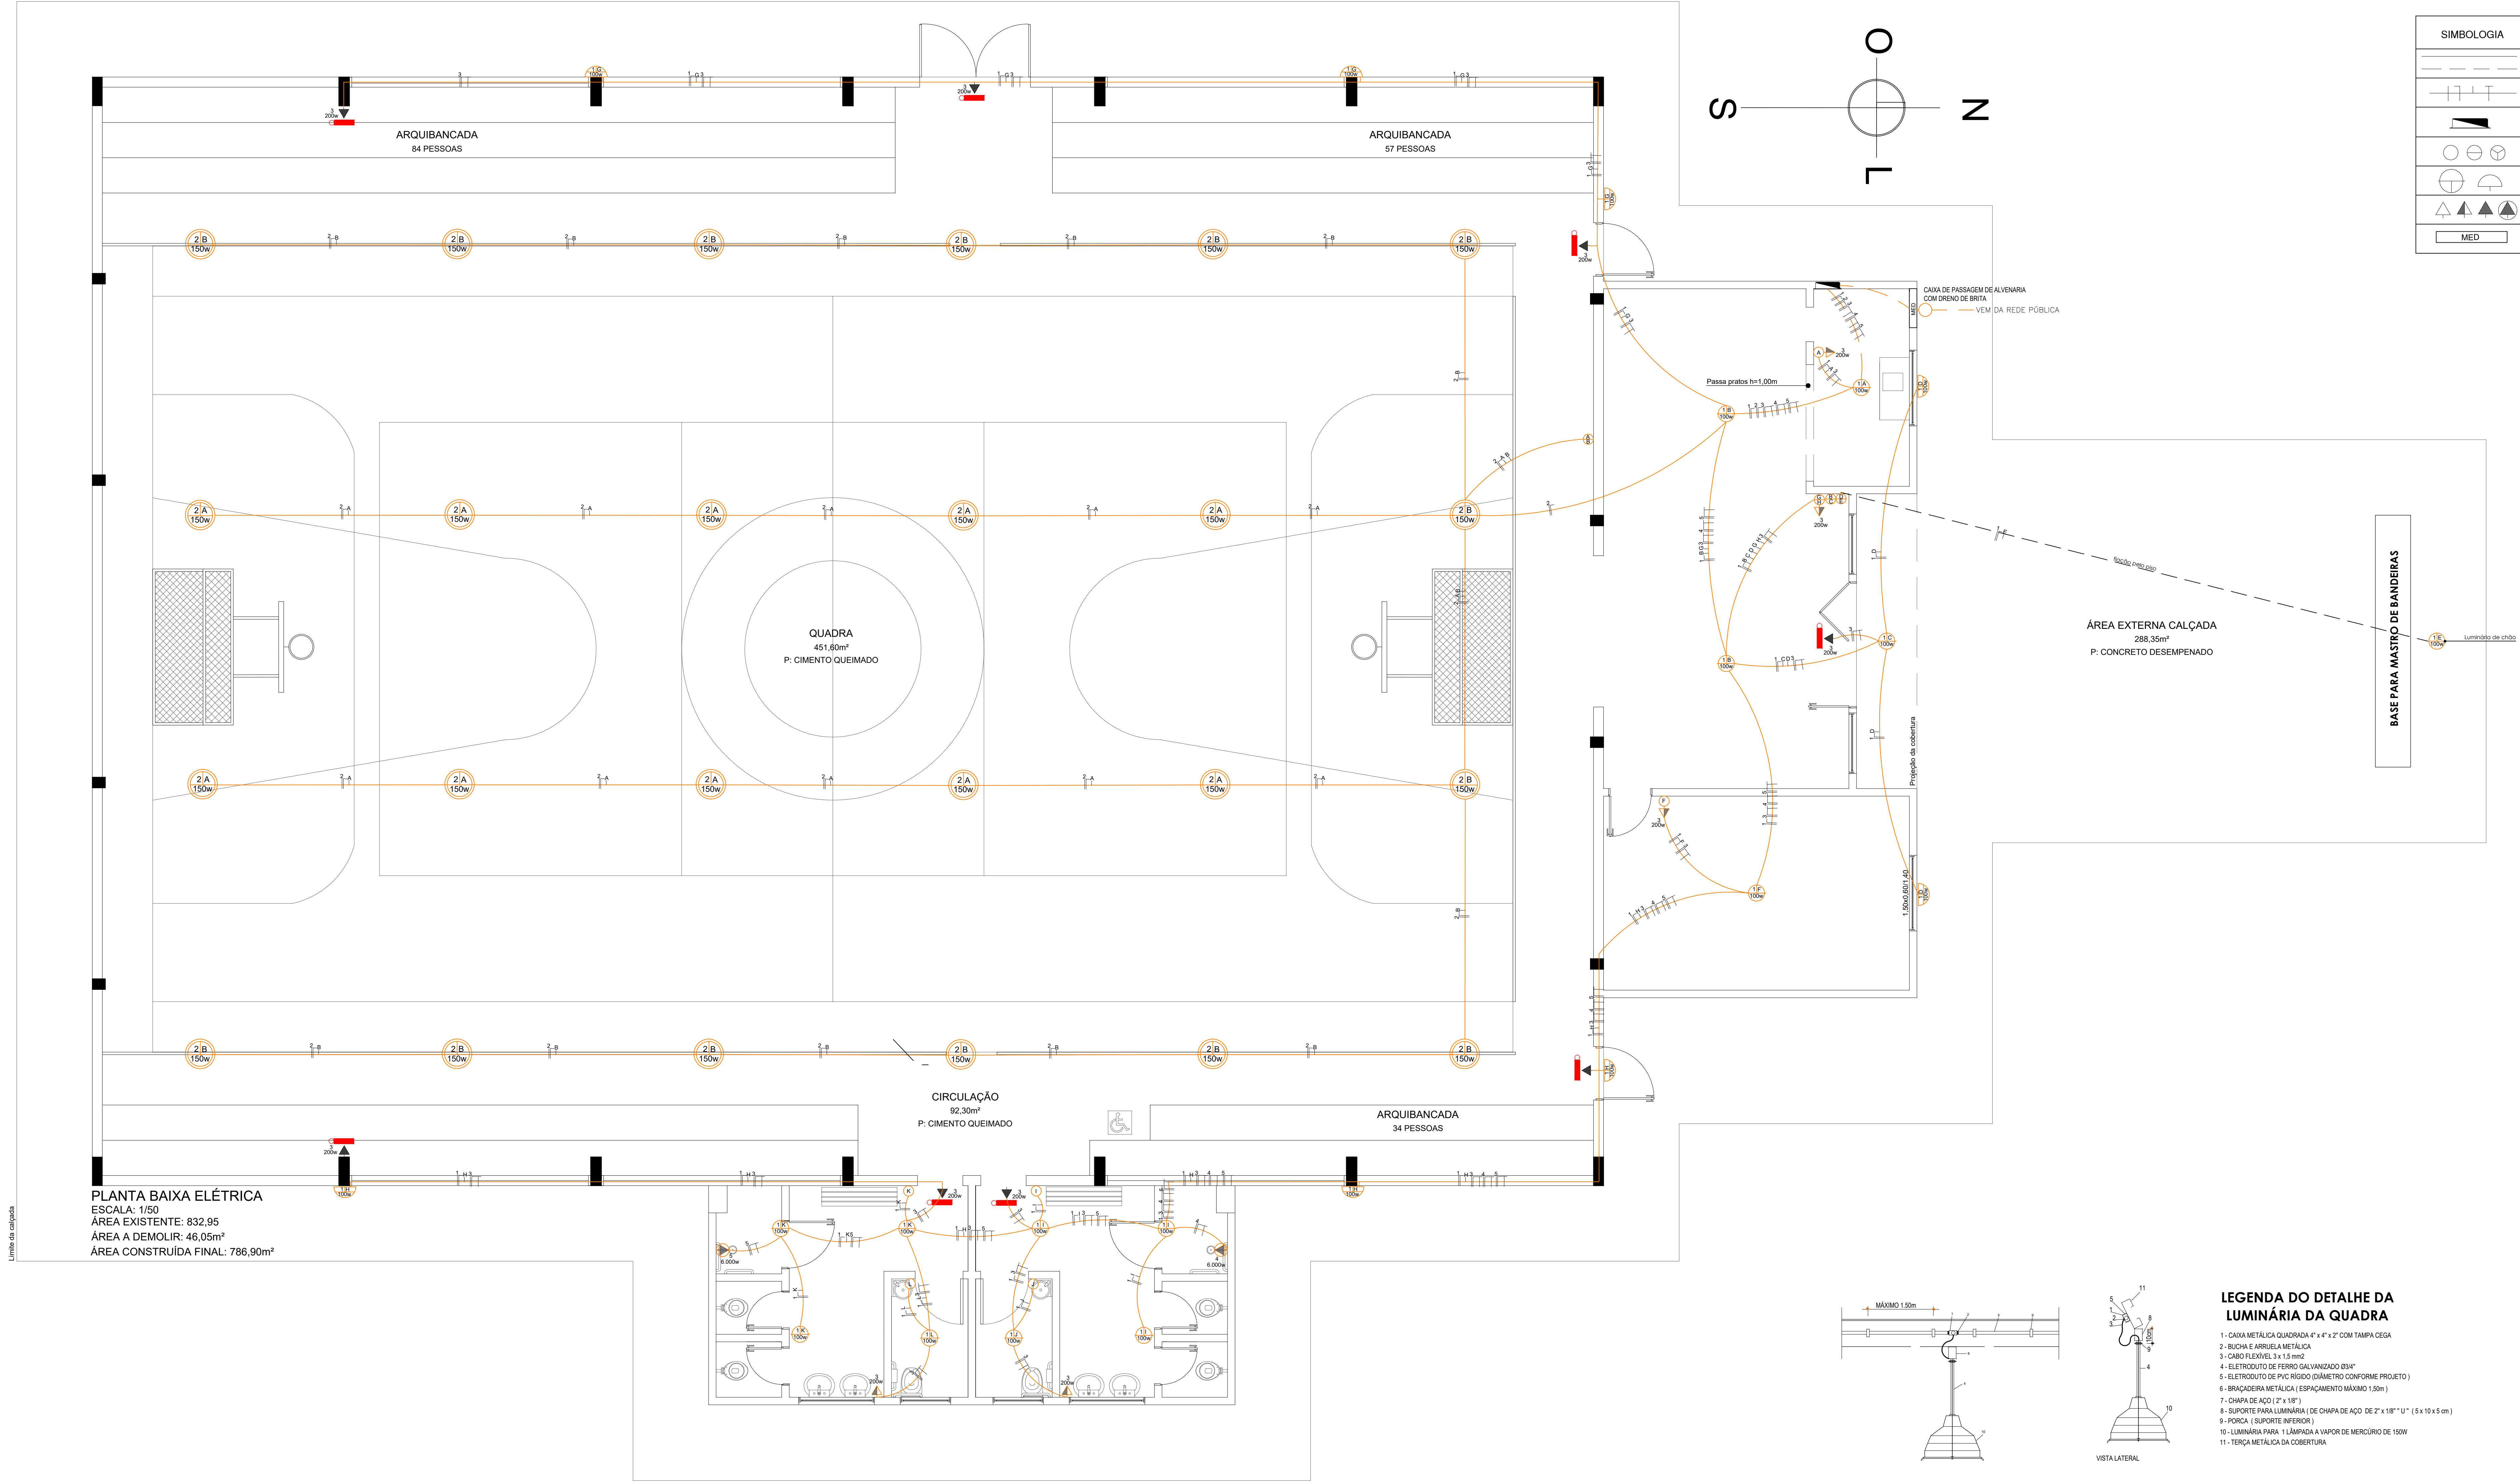

SIMBOLOGIA	DESCRIÇÃO
---	Eletróduto embutido no teto ou parede
---	Eletróduto embutido no piso
---	Condutor fase, neutro, retorno e terra respectivamente
CD	Centro de distribuição (CD)
○ ○ ○	Interruptor simples de uma, duas e tres seções respectivamente
○ ○ ○	Ponto de luz no teto e na parede respectivamente
△ △ △	Tomadas de energia a 0,30, 1,20 e 2,10m de altura e tomada específica respectivamente
MED	Quadro de medidores

QUADRO DE DISTRIBUIÇÃO									
CIRCUITO	LÂMPADAS	W	TOMADAS	W	CHUVEIRO	W	TOTAL	DISJ.	FIO
1	22 UNID	100					2200W	20A	2,5
2	24 UNID	150					3600W	20A	2,5
3			10 UNID	200			2000W	20A	2,5
4					1	5.200	5200W	32A	6
5					1	5.200	5200W	32A	6

PLANTA BAIXA ELÉTRICA
ESCALA: 1/50
ÁREA EXISTENTE: 832,95
ÁREA A DEMOLIR: 46,05m²
ÁREA CONSTRUÍDA FINAL: 786,90m²

LEGENDA DO DETALHE DA LUMINÁRIA DA QUADRA

- CAIXA METÁLICA QUADRADA 4" x 4" x 2" COM TAMPA CEGA
- BUCHA E ARRUELA METÁLICA
- CABO FLEXÍVEL 3 x 1,5 mm²
- ELETRODUTO DE FERRO GALVANIZADO Ø3/4"
- ELETRODUTO DE PVC RÍGIDO (DIÂMETRO CONFORME PROJETO)
- BRACADEIRA METÁLICA (ESPAÇAMENTO MÁXIMO 1,50m)
- CHAPA DE AÇO (2" x 18")
- SUORTE PARA LUMINÁRIA (DE CHAPA DE AÇO DE 2" x 18" "U" (5 x 10 x 5 cm)
- FORÇA (SUORTE INFERIOR)
- LUMINÁRIA PIVOT - LUMINÁRIA A VAPOR DE MERCÚRIO DE 150W
- TERÇA METÁLICA DA COBERTURA



PREFEITURA DE
CAÇAPAVA DO SUL
20 ANOS

SECRETARIA MUNICIPAL DE PLANEJAMENTO E MEIO AMBIENTE

PROJETO: HIDROSSANITÁRIO DO GINÁSIO CAMAQUÃ

ENDEREÇO: GAL. ARTHUR SILVIO PORTELA

RESPONSÁVEL TÉCNICO:
VIVIANE D. CUADROS
Arquiteta e Urbanista - CAUIR0-000124-7

PREFEITO MUNICIPAL:
MARCELO SPÖDIER

PROJETO: CAÇAPAVADOSUL/14-09-2025

OBJETO: ELÉTRICA

ESCALA: 1/50

DESENHO: VIVIANE

PRANCHA:
04/05